


図中明記なき配管・配線は下記とする。

非常灯誘導灯	—//—	F2. 0-2C
	—	F1. 6-2C

二重天井内は、ケーブルこがし配線とする。
RC・CB部分等必要ヶ処は適合するPF管にてケーブル保護をする。

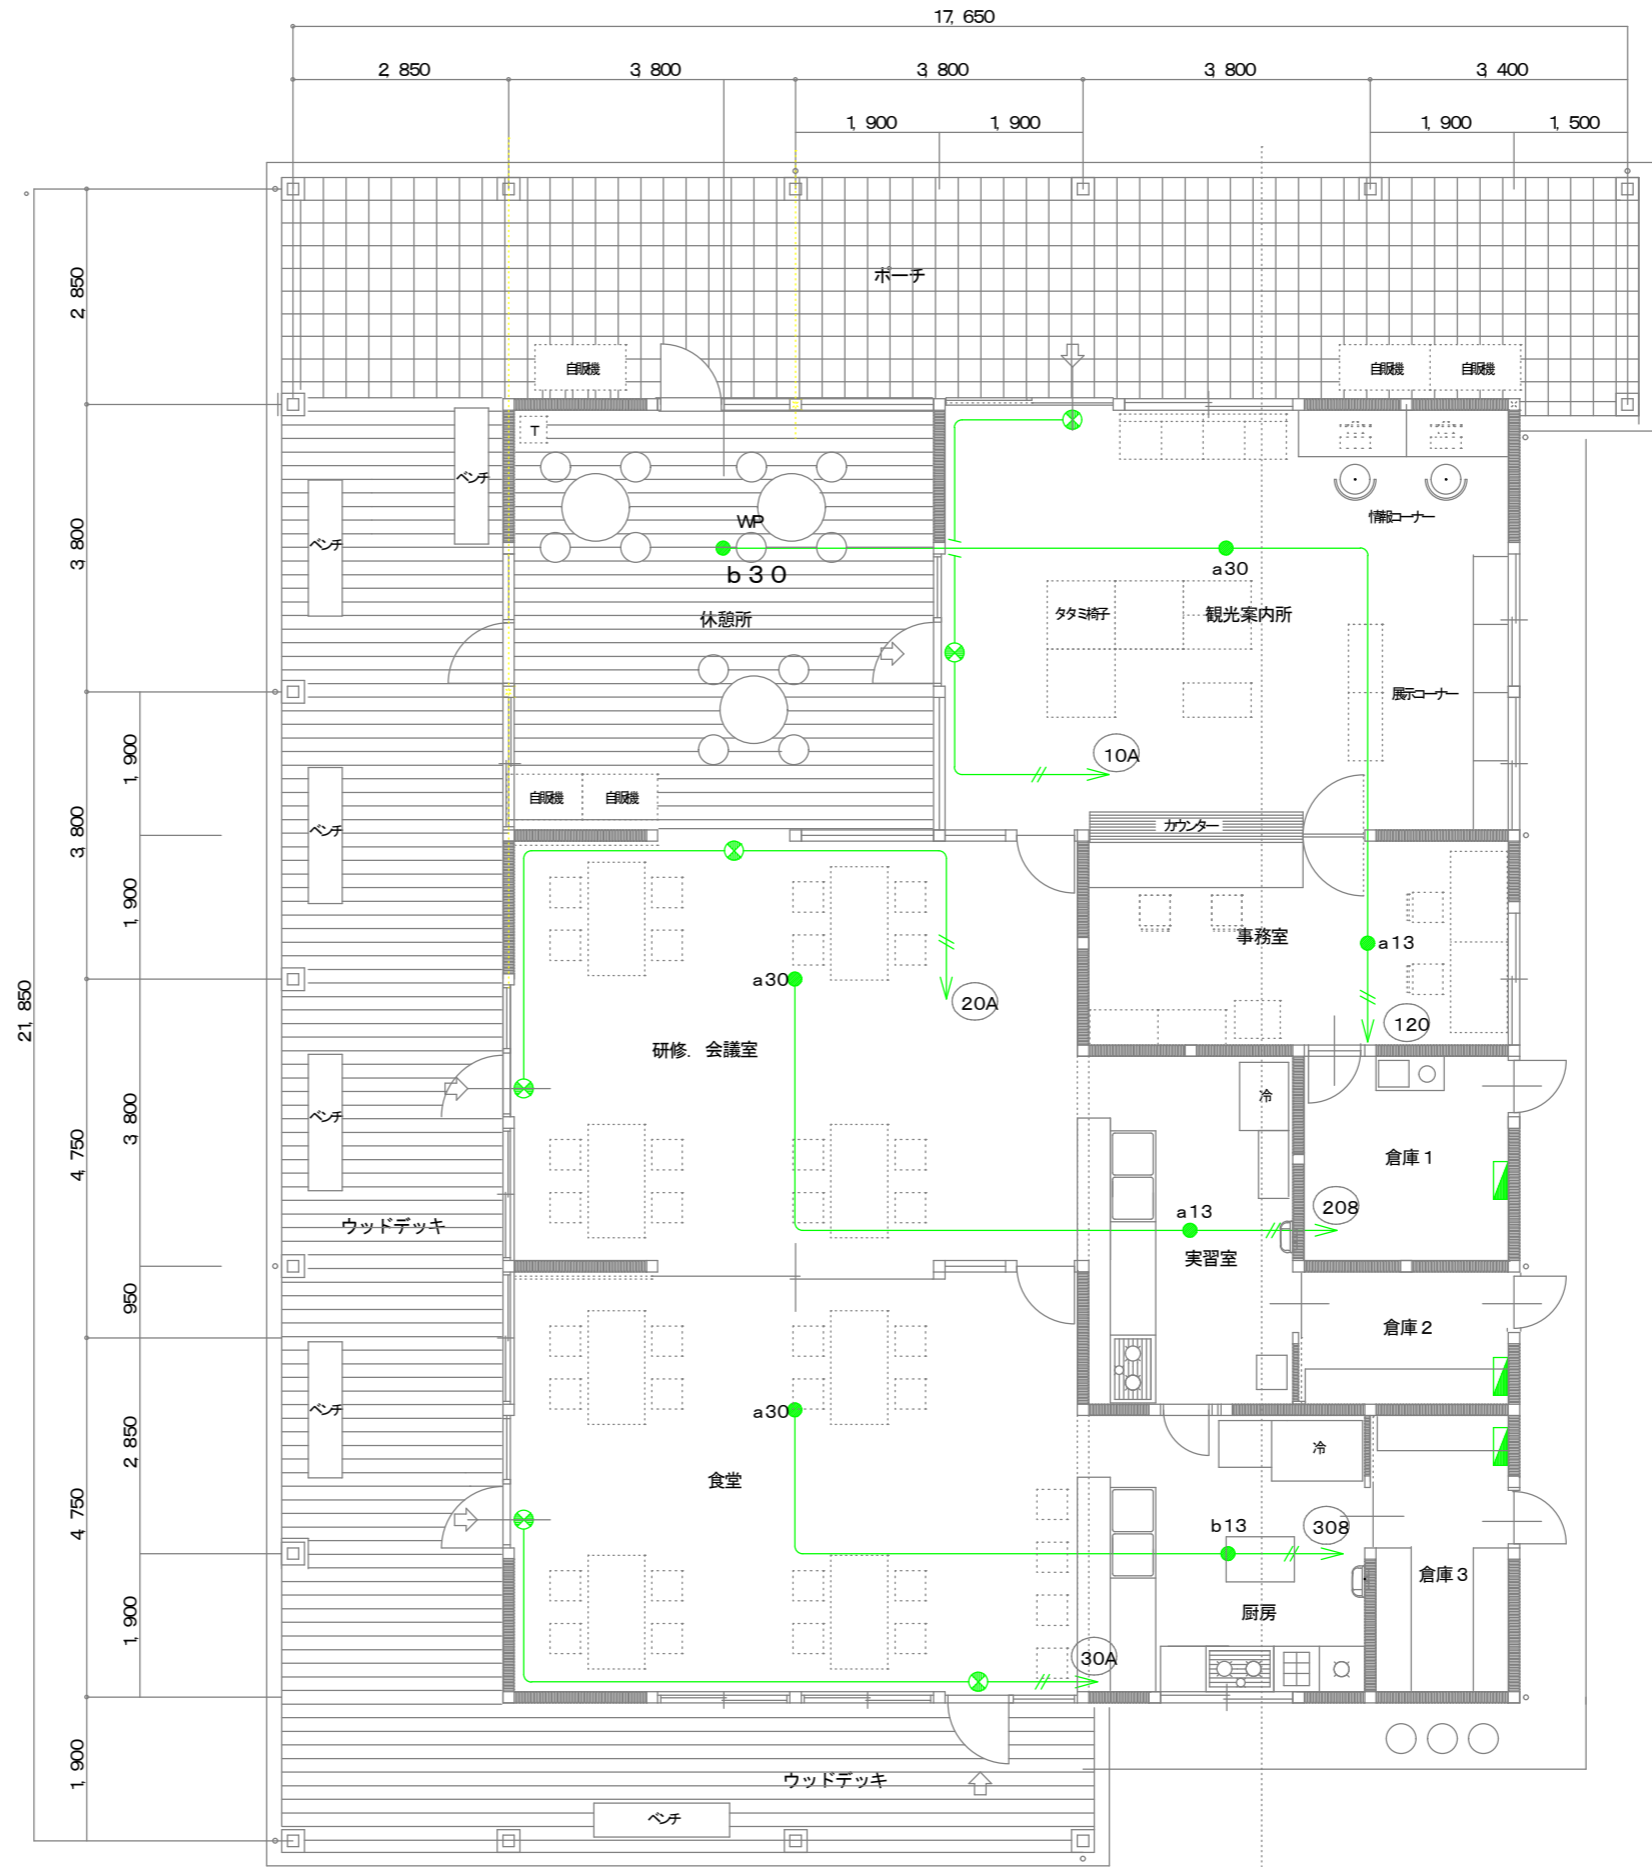

休憩所	
b 3 0	1

観光案内所	
a 3 0	1
d 1 0 1	2

会議室	
a 3 0	1
d 1 0 1	2

食堂	
a 3 0	1
d 1 0 1	2

事務室	
a 1 3	1

実習室	
a 1 3	1

厨房	
b 1 3	1

現状誘導灯・非常灯設備平面図 1/100

道の駅「ひなの里かつら」情報館照明LED化事業	工事年月日	年 月 日	承認	図番
図名 現状誘導灯・非常灯設備平面図	縮尺			5